


Схема расположения границ публичного сервитута «ВЛ 0,4 кВ РОССИЯ, НИКОЛА»

Земли кадастровых кварталов в отношении которых испрашивается публичный сервитут:
35:19:03110271.

Площадь испрашиваемого публичного сервитута 1 703 кв.м.

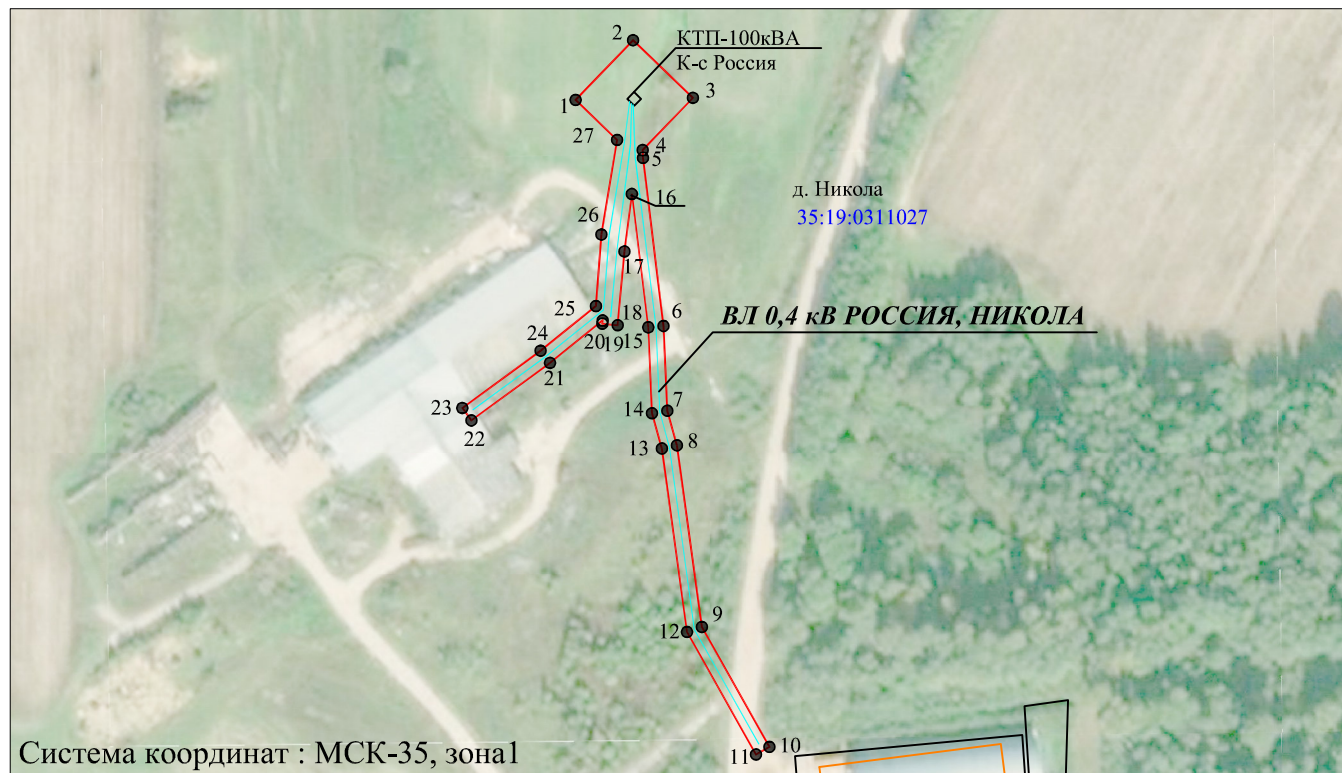

Система координат : МСК-35, зона 1

Утверждена

Масштаб 1:2000

(наименование документа об утверждении, включая

наименования органов государственной власти или

органов местного самоуправления, принявших

решение об утверждении схемы или подписавших
соглашение о перераспределении земельных участков)

от _____ № _____

Условные обозначения:

- линия электропередач ВЛ 0,4 кВ РОССИЯ, НИКОЛА (инв. номер 12.2.5.00058511);

- проектные границы публичного сервитута;

- существующая часть границы, имеющиеся сведения в ЕГРН сведения о которой достаточны для определения её местоположения;

- номер и граница кадастрового квартала;

- кадастровый номер земельного участка сведения о котором содержатся в ЕГРН;

- обозначение и границы объектов капитального строительства, сведения о котором содержатся в ЕГРН;

- обозначение и номер характерной точки проектных границ публичного сервитута.

35:19:0311027

:318

:323

1 •

Приложение № 1. Каталог координат- на 1 л.

Подпись



"23" октября 2020 г.

Место для оттиска печати

Каталог координат проектной границы публичного сервитута

Имя точки	Координаты, м	
	X, м	Y, м
1	278034,16	1299609,12
2	278050,44	1299624,79
3	278034,72	1299641,13
4	278020,48	1299627,43
5	278018,33	1299627,52
6	277972,47	1299633,13
7	277949,35	1299634,17
8	277939,9	1299636,8
9	277890,37	1299643,59
10	277857,64	1299662,02
11	277855,58	1299658,37
12	277889	1299639,53
13	277939,05	1299632,68
14	277948,68	1299629,99
15	277972,12	1299628,95
16	278008,51	1299624,49
17	277992,8	1299622,47
18	277972,7	1299620,59
19	277973,09	1299616,41
20	277974	1299616,5
21	277962,41	1299602,14
22	277946,71	1299580,68
23	277950,1	1299578,2
24	277965,74	1299599,58
25	277977,92	1299614,68
26	277997,44	1299616,17
27	278023,26	1299620,45
1	278034,16	1299609,12

Кадастровый инженер



Е. Э. Лысенко